


RZUT PIWNICY

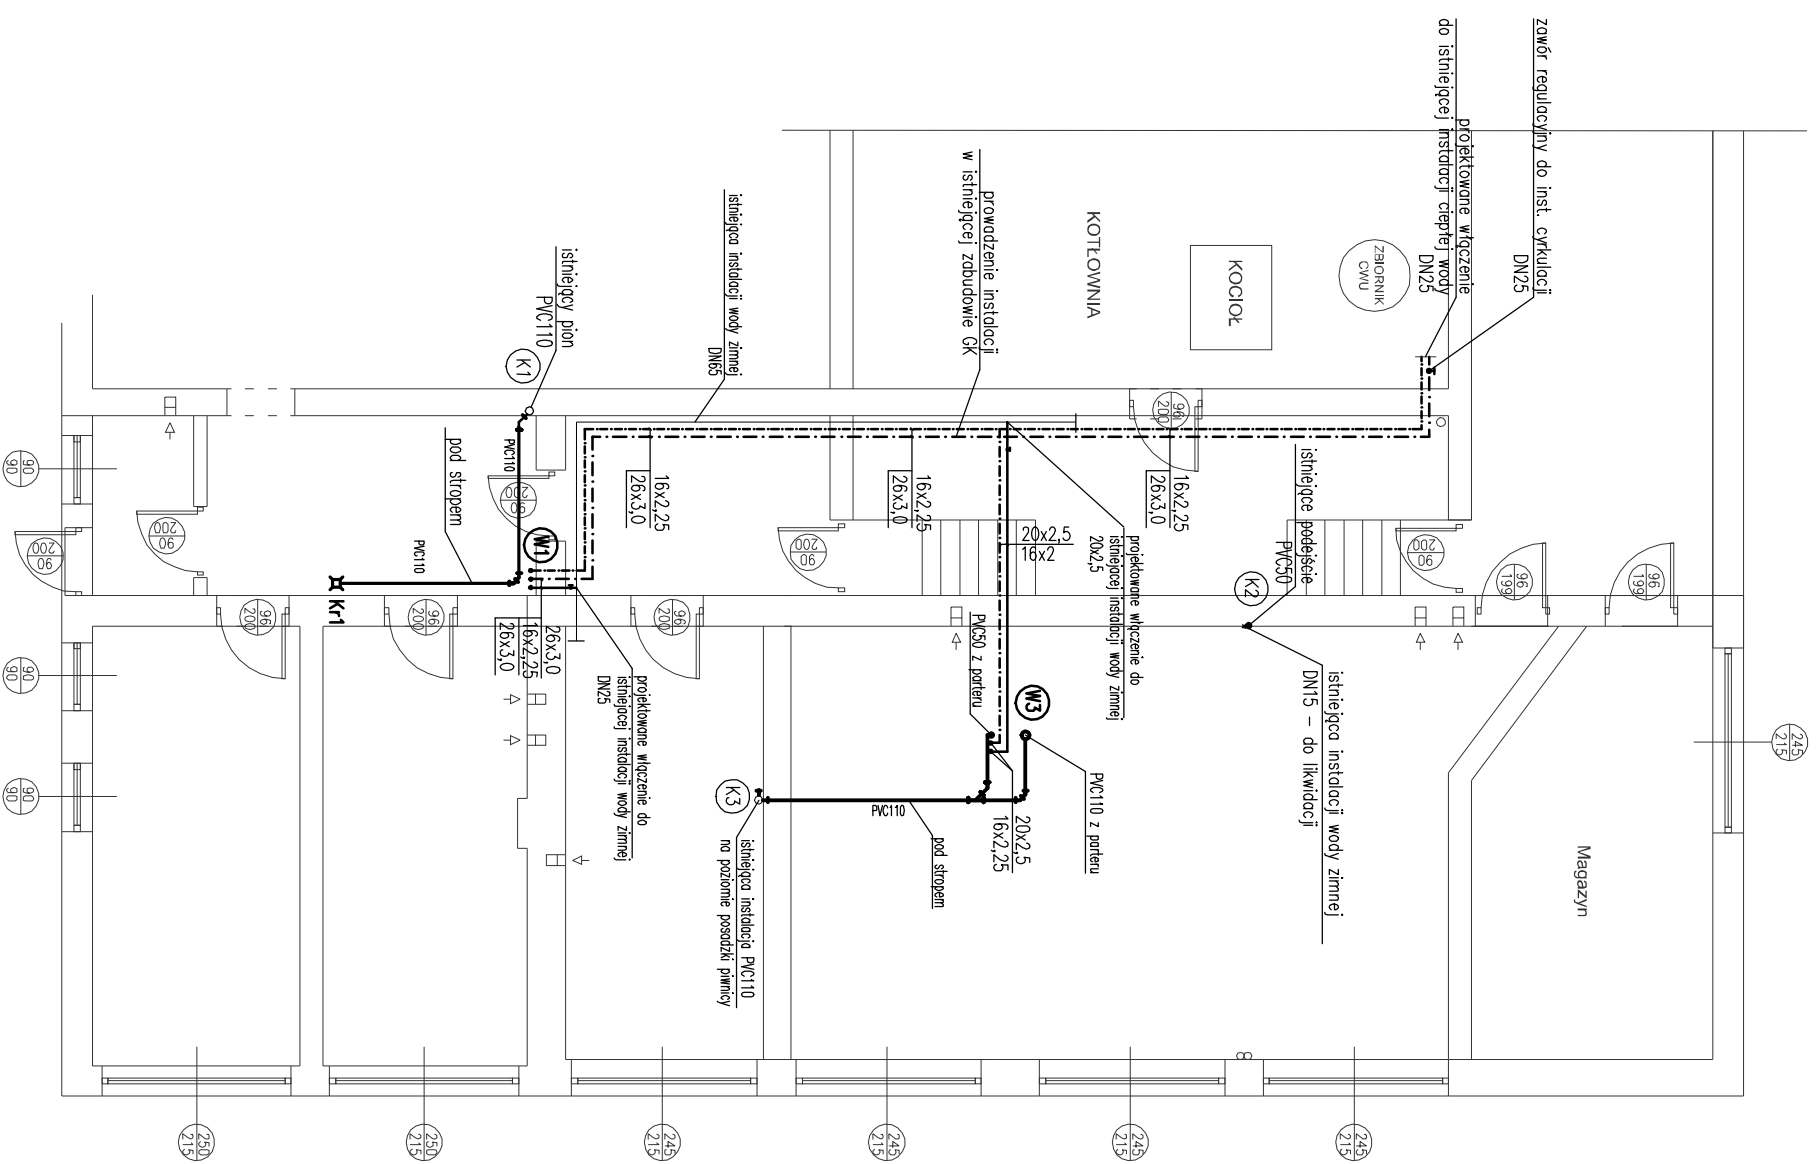

OZNACZENIA:

woda zimna
 woda ciepła
 cyrkulacja
 kanalizacja

pion kanalizacyjny
 pion wodociągowy

16x2,25 – rura PE-Xb/Al/PE-HD 16x2,25 mm
 20x2,8 – rura PE-Xb/Al/PE-HD 20x2,5 mm
 25x3,5 – rura PE-Xb/Al/PE-HD 28x3,0 mm
 PVC 50 – rura kanalizacyjna PVC – DN50/Dz50 mm
 PVC 75 – rura kanalizacyjna PVC – DN70/Dz75 mm
 PVC 110 – rura kanalizacyjna PVC – DN100/Dz110 mm
 PVC 160 – rura kanalizacyjna PVC – DN150/Dz160 mm

TEMAT PROJEKTU: PROJEKT PRZEBUDOWY PRACOWNI TECHNOLOGII GASTRONOMICZNEJ I PRACOWNI HOTELARSKIEJ		BRANŻA: SANITARNIA	
LOKALIZACJA: ul. 765 SUŁKOWICE GM. SUŁKOWICE		RODZAJ PROJEKTU: PROJEKT BUDOWLANO-WYKONAWCZY	
INWESTOR: ZESPÓŁ SZKÓŁ ZAWODOWYCH I OGÓLNOKSZTAŁCĄCYCH W SUŁKOWICACH 32-440 SUŁKOWICE, UL. SZKOŁNA 34		TYTUŁ RYSUNKU: RZUT PIWNICY INSTALACJA WOD-KAN	
PROJEKTANT: inż. TOMASZ CAPEK		NR URZĄDZENIA N.: PZDPS SKALA: 1:100	
		WK-01	
		DATA: 06.2013 r.	